


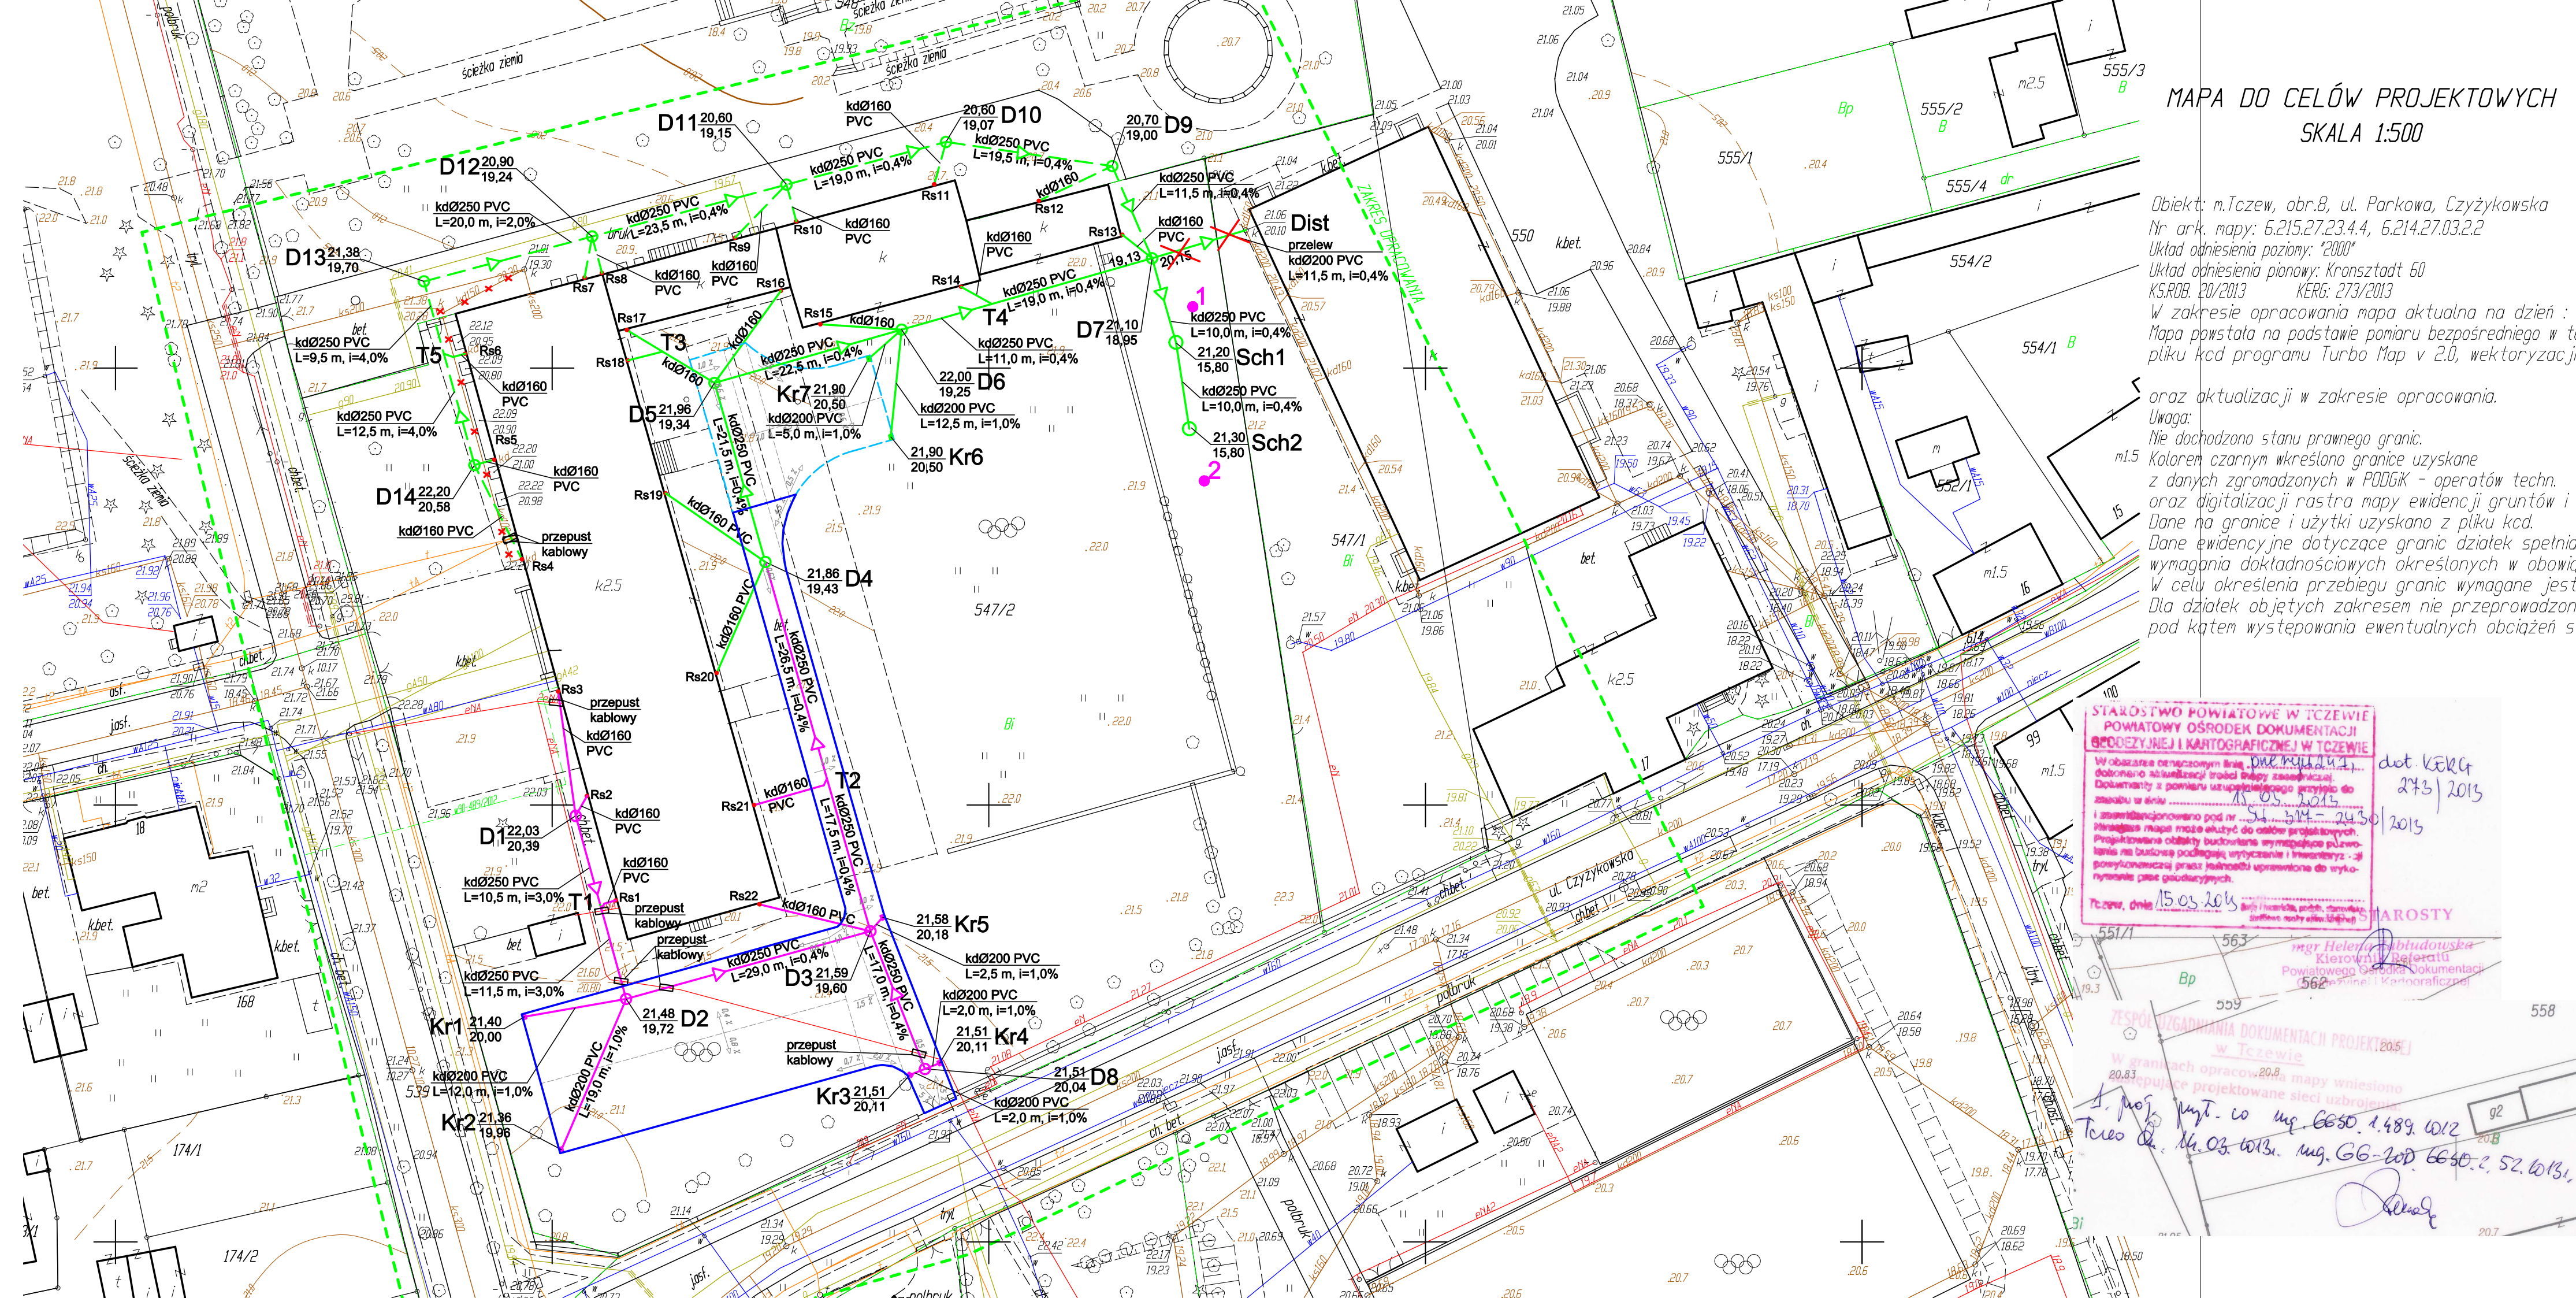

MAPA DO CELÓW PROJEKTOWYCH
SKALA 1:500

Obiekt: m.Tczew, obr.8, ul. Parkowa, Czyżykowska
Nr ark. mapy: 6.215.27.23.4.4, 6.214.27.03.2.2
Układ odniesienia poziomy: "2000"
Układ odniesienia pionowy: Kronsztadt 60
K5.ROB. 20/2013 KERG: 273/2013
W zakresie opracowania mapa aktualna na dzień : 27.02.2013r.
Mapa powstała na podstawie pomiaru bezpośredniego w terenie,
pliku kcd programu Turbo Map v 2.0, wektoryzacji istniejącej mapy zasadniczej

oraz aktualizacji w zakresie opracowania.
Uwaga:
Nie dochodzą stanu prawnego granic.
Kolorem czarnym wkreślono granice uzyskane
z danych zgromadzonych w PODGIK - operatów techn.
oraz digitalizacji rastra mapy ewidencji gruntów i budynków.
Dane na granice i użytki uzyskano z pliku kcd.
Dane ewidencyjne dotyczące granic działek spełniają
wymagania dokładnościowych określonych w obowiązujących standardach technicznych.
W celu określenia przebiegu granic wymagane jest odrębne postępowanie.
Dla działek objętych zakresem nie przeprowadzono badania ksiąg wieczystych
pod kątem występowania ewentualnych obciążeń służebnościami gruntowymi.

Województwo: pomorskie
Powiat: tczewski
Jednostka ewidencyjna: Tczew
Obręb: 8

USŁUGI GEODEZYJNO - KARTOGRAFICZNE
ALFA - Tomasz Brąge
83-111 Miłobądz, Zajaczkowo 36
tel. (058)5369626, kom.602805900



- OZNACZENIA:
- proj. kanalizacja deszczowa - I etap realizacji (wykonany)
 - proj. kanalizacja deszczowa - część I etapu objęta zamierzeniem
 - proj. kanalizacja deszczowa - II etap realizacji
 - D1 - D14
 - Dist
 - R1 - R22
 - Kr1 - Kr7
 - T1, T2, T4, T5
 - Sch1-Sch2
 - 1,2
 - proj. st. kan. deszcz. Ø1200 bet. z osadnikiem o gł. 0,5 m
 - ist. st. kan. deszcz.
 - ist. rury spustowe
 - proj. kratki wpustów ulicznych Ø500 bet. z osadnikiem o gł. 1,0 m
 - proj. trójniki Ø250/Ø160 PVC
 - proj. trójniki Ø160/Ø160 PVC
 - proj. studnie chłonne Ø1500 bet.
 - otwory badań geologicznych
 - ist. uzbrojenie - do likwidacji

UWAGA:
1. Podane w niniejszej dokumentacji rzędne wstaw studzienek rewizyjno-pojazdowych,
wpustów ulicznych na etapie wykonawstwa należy dopasować do niwelety
realizowanego zagospodarowania terenu działki objętej inwestycją.

BIURO PROJEKTOWO-KONSULTACYJNE "WODNIK"		
83-110 Tczew ul. Obr. Westerplatte 24		
NAZWA OPRACOWANIA	Kanalizacja deszczowa - dla potrzeb Zespołu Szkół Technicznych im. Antoniego Garmuszewskiego przy ul. Parkowej 1 w Tczewie. Etap I i II.	DATA 04/2013
NAZWA RYSUNKU	Plan sytuacyjny. Etap I i II.	SKALA 1:500
PROJEKTOWAŁ	mgr inż. R. Piaskowska POM/0237/PWOS/09	NR RYS. 1
SPRAWDZIŁ	inż. W. Szymański 1625/Gd/84	